

## GRUPPO ANTINCENDIO


### CARATTERISTICHE TECNICHE GRUPPO ANTINCENDIO

Gruppo di pompaggio composto da:  
 - n. 1 elettropompa di servizio  
 - n. 1 motopompa di servizio  
 - n. 1 elettropompa pilota


completo dei seguenti accessori  
 - autoprova periodica  
 - kit autospegnimento (impianto solo idranti)  
 - quadro allarmi  
 - kit allarmi con 3 lampeggianti  
 - quadro di comando EP principale  
 - quadro di comando MP di servizio  
 - quadro di comando EP pilota  
 - serbatoio carburante

**Caratteristiche tecniche elettropompe:**  
 Pompa centrifuga orizzontale tipo monogirante con corpo in ghisa e albero in acciaio inox; aspirazione assiale e mandata radiale; girante in acciaio inox AISI 316L saldata con tecnologia al laser; flangiate a norme EN 1092-2 e DIN 2532; accoppiamento motore-pompa tramite lanterna, supporto, giunto elastico con spaziatore e base di allineamento ed ancoraggio


**Caratteristiche tecniche motopompa:**  
 Motore Diesel con accoppiamento alla pompa di servizio. Quadro elettrico di controllo motopompa e caricabatteria. Circuito avviamento motore diesel con due batterie indipendenti. Doppio relè di avviamento motore. Dispositivo di spegnimento motore da comando elettrico (Elettrostop). Serbatoio carburante installato a bordo gruppo da 30 litri, per motore diesel, completo di galleggianti.

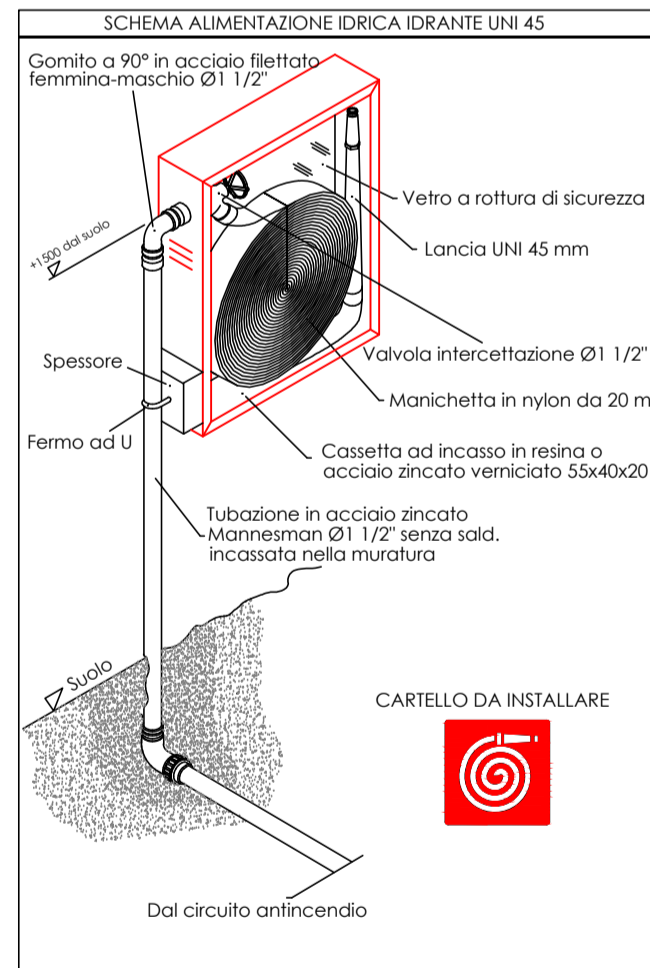


### ATTACCO UNI 70 VV.F.

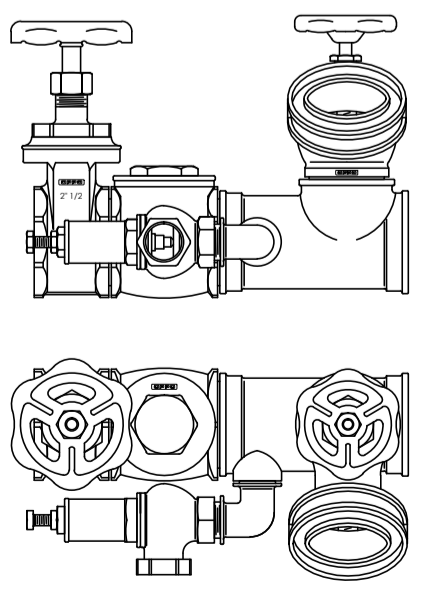


## Planimetria piano TERRA e cortile - Scala 1:100

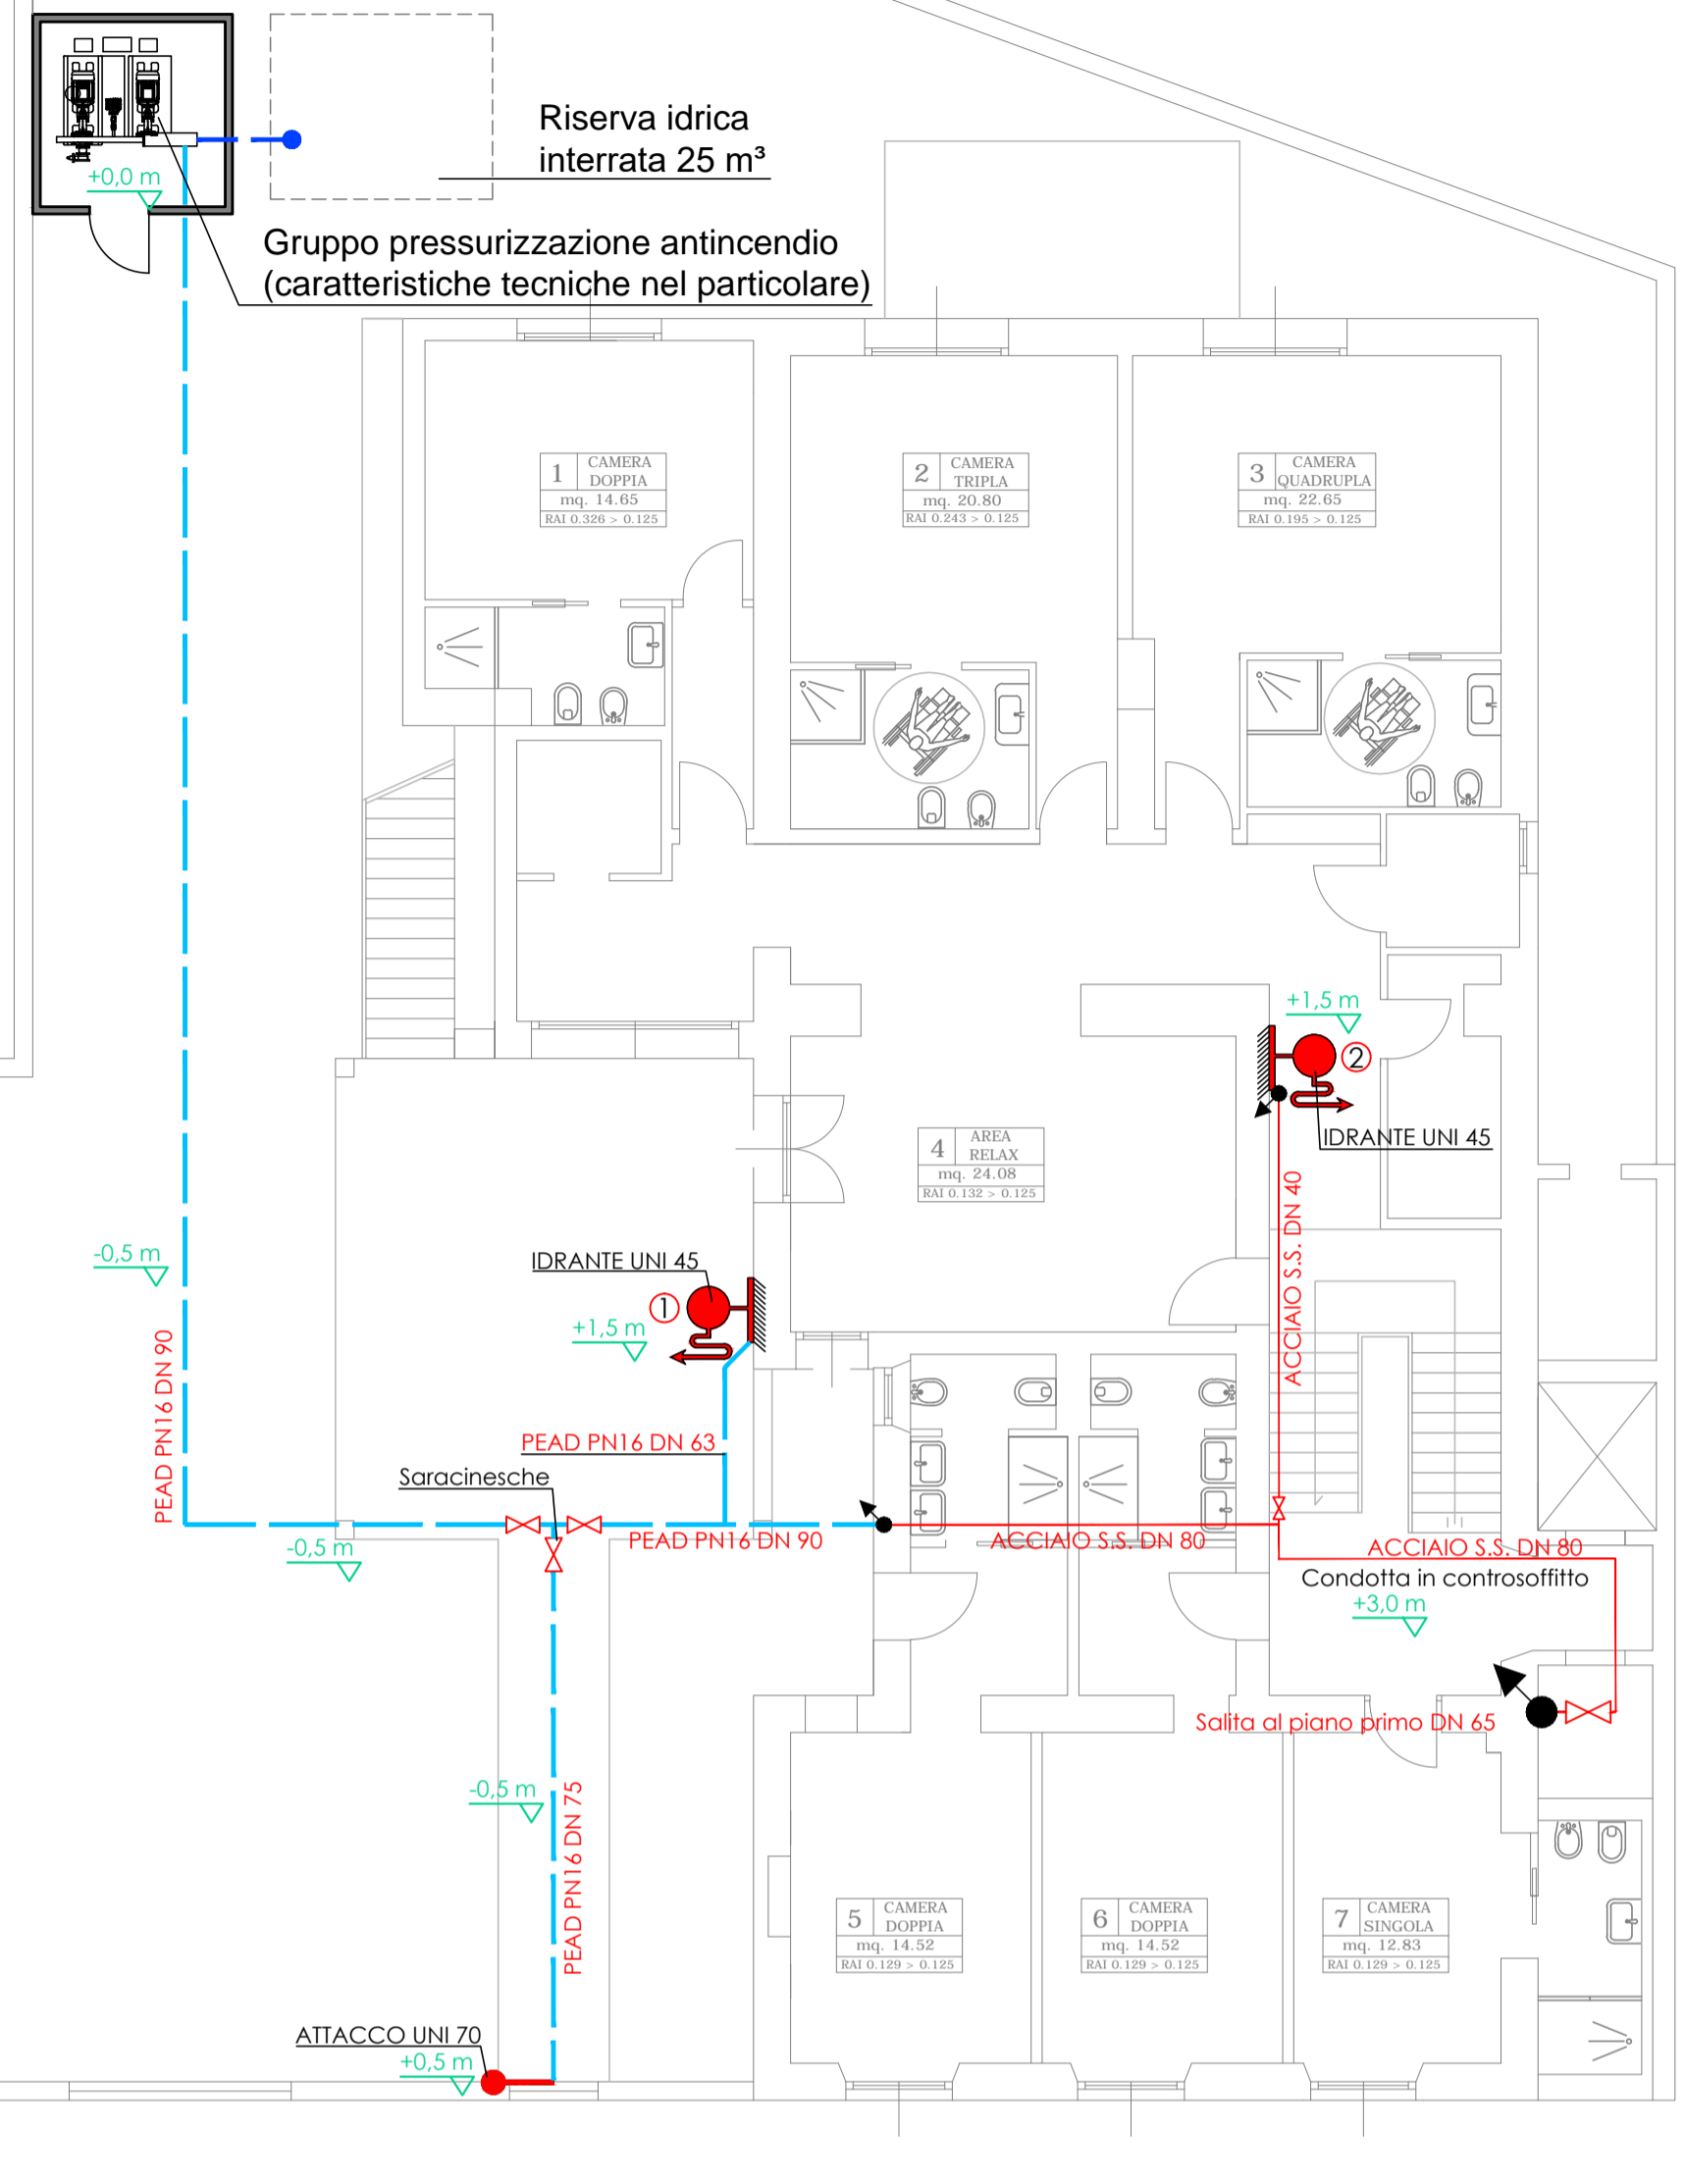


## Stralcio planimetrico Piano PRIMO - Scala 1:50

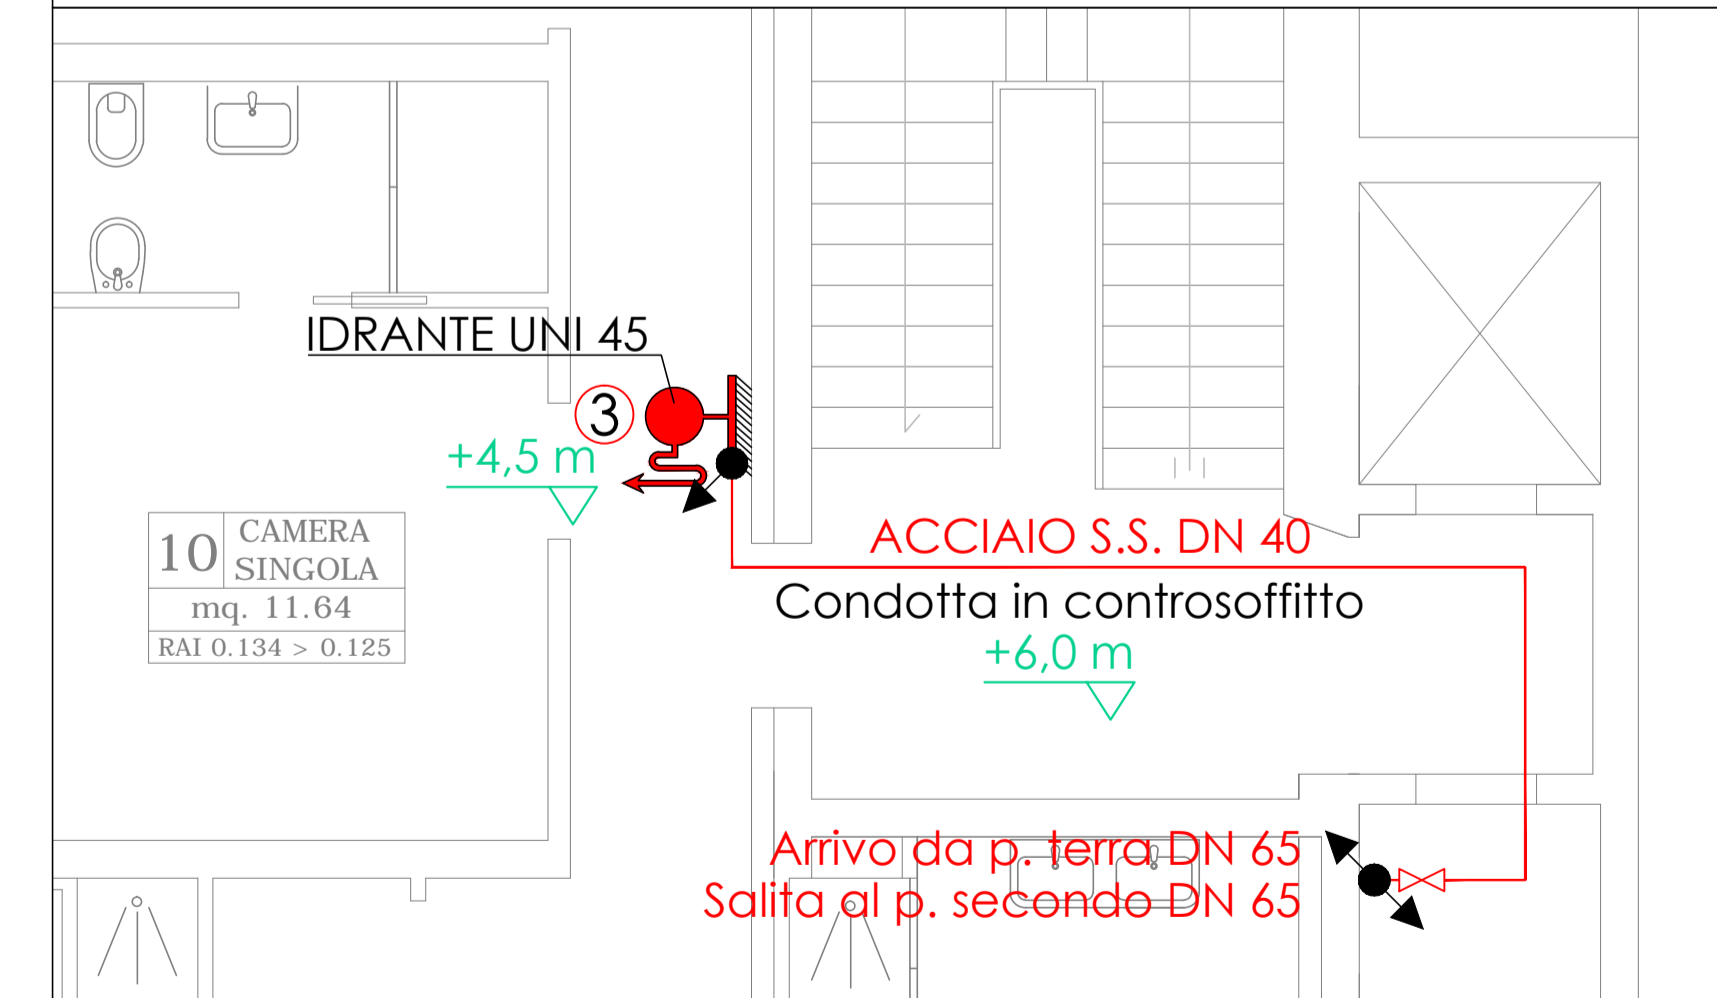


## Stralcio planimetrico Piano QUINTO - Scala 1:50

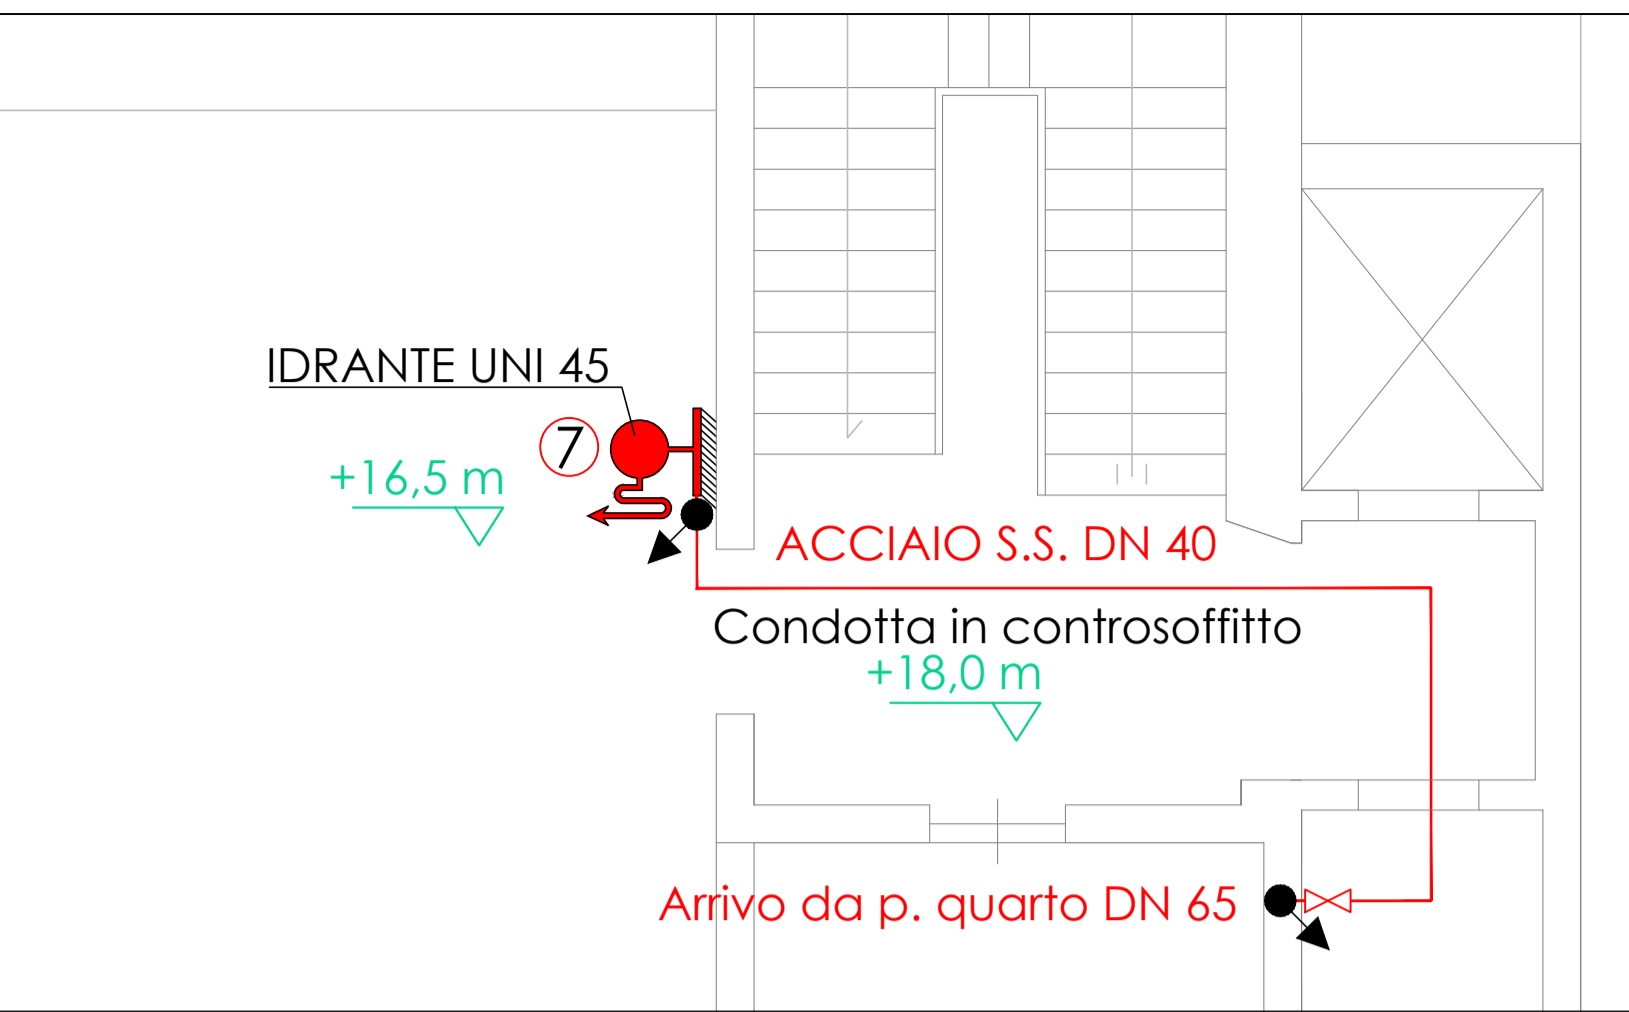



## Stralcio planimetrico Piano QUARTO - Scala 1:50

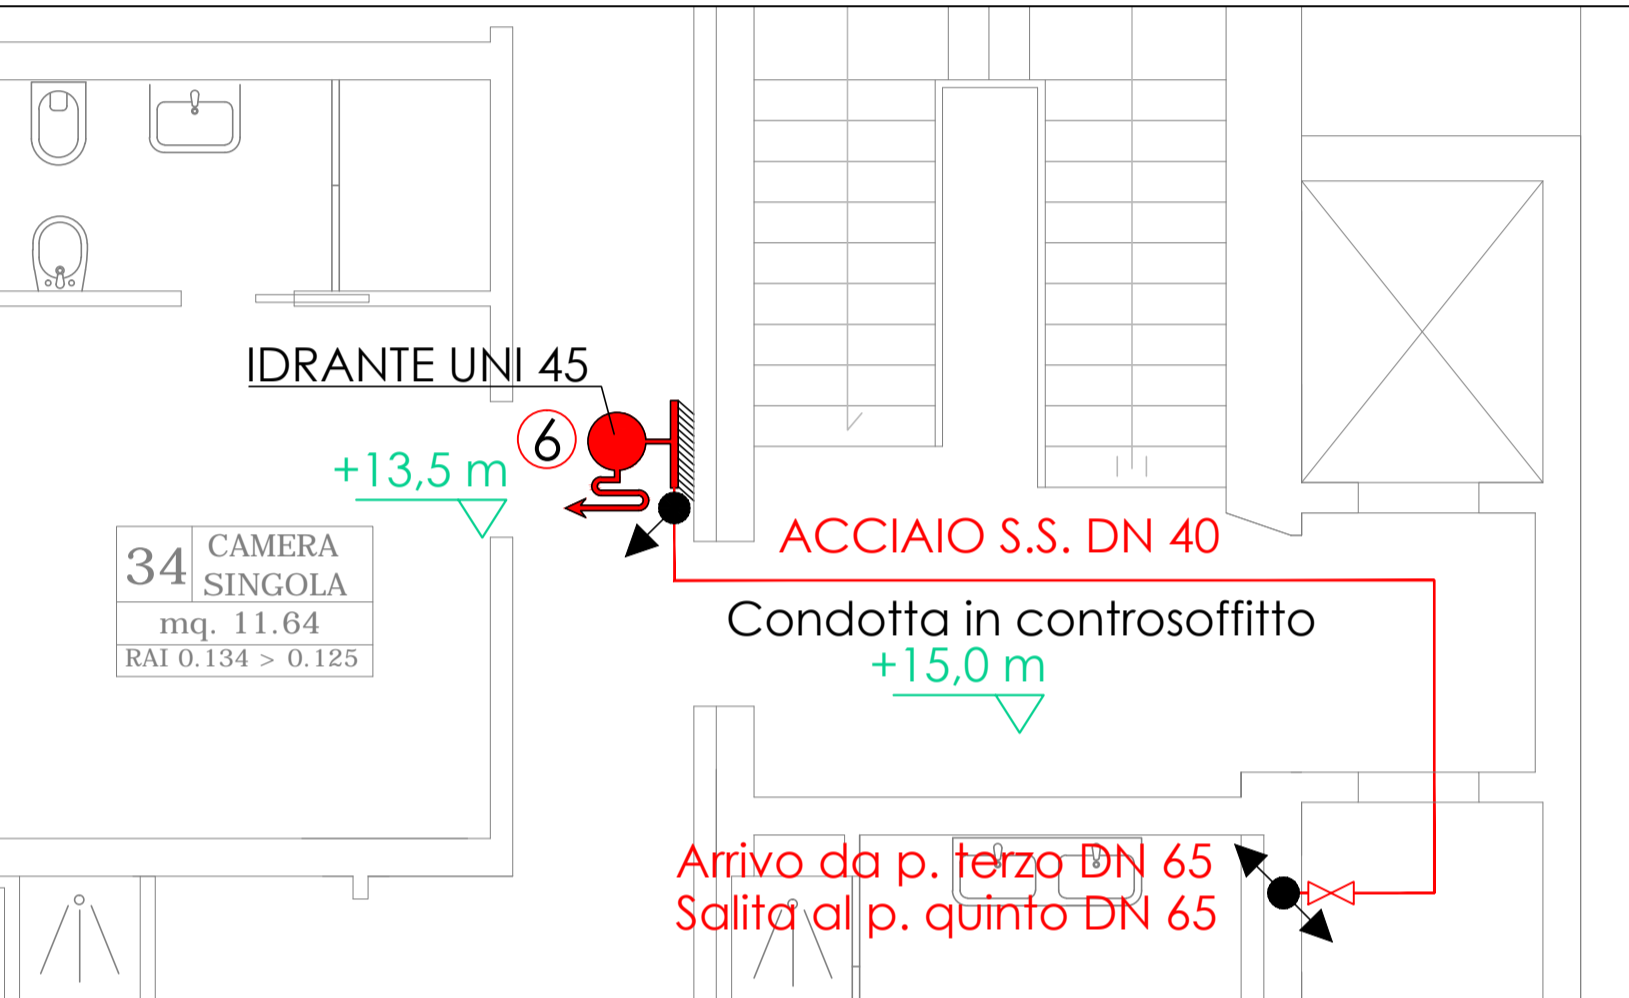


## Stralcio planimetrico Piano TERZO - Scala 1:50

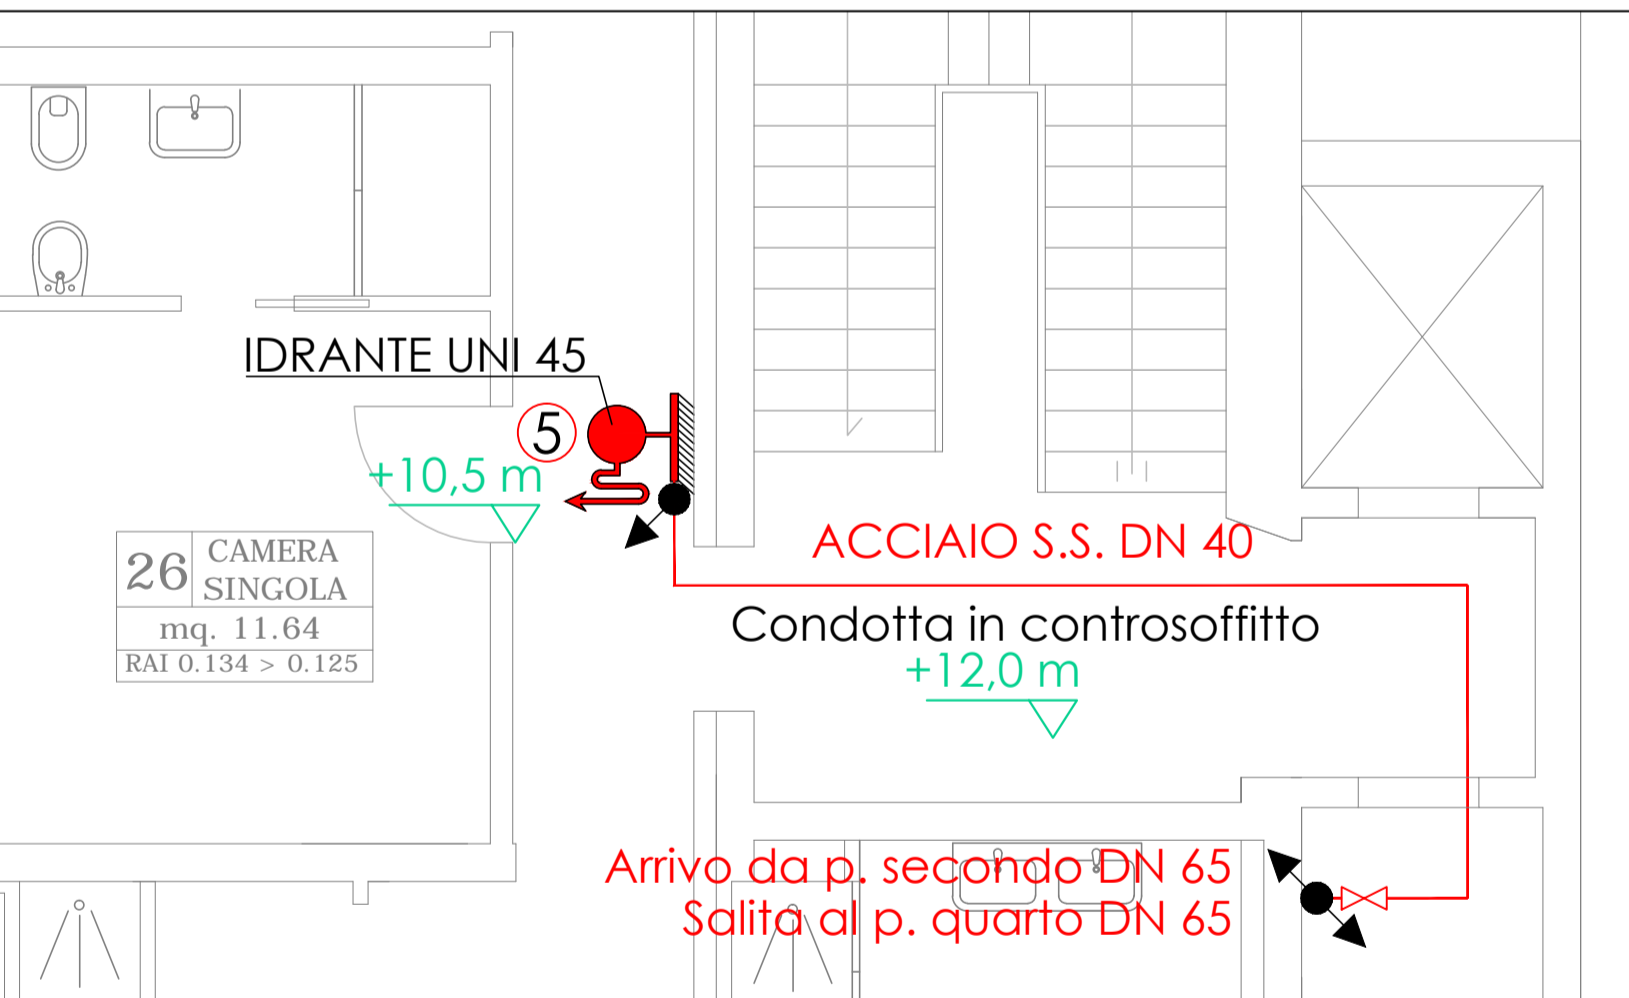

## Stralcio planimetrico Piano SECONDO - Scala 1:50

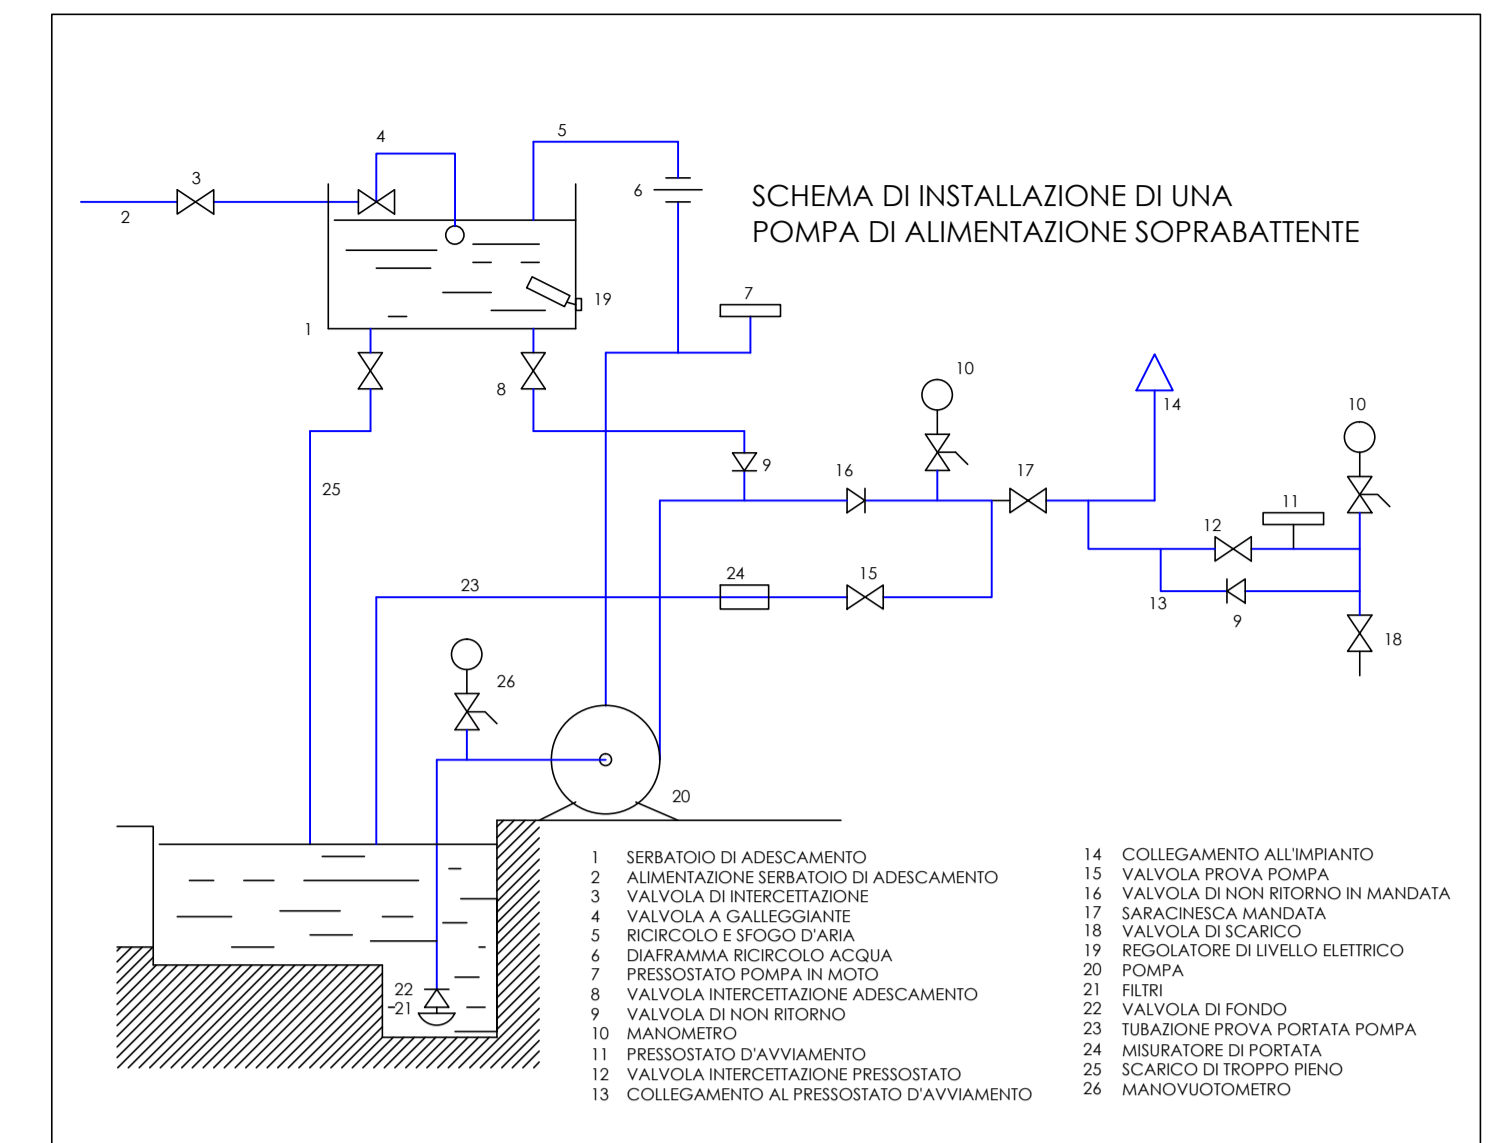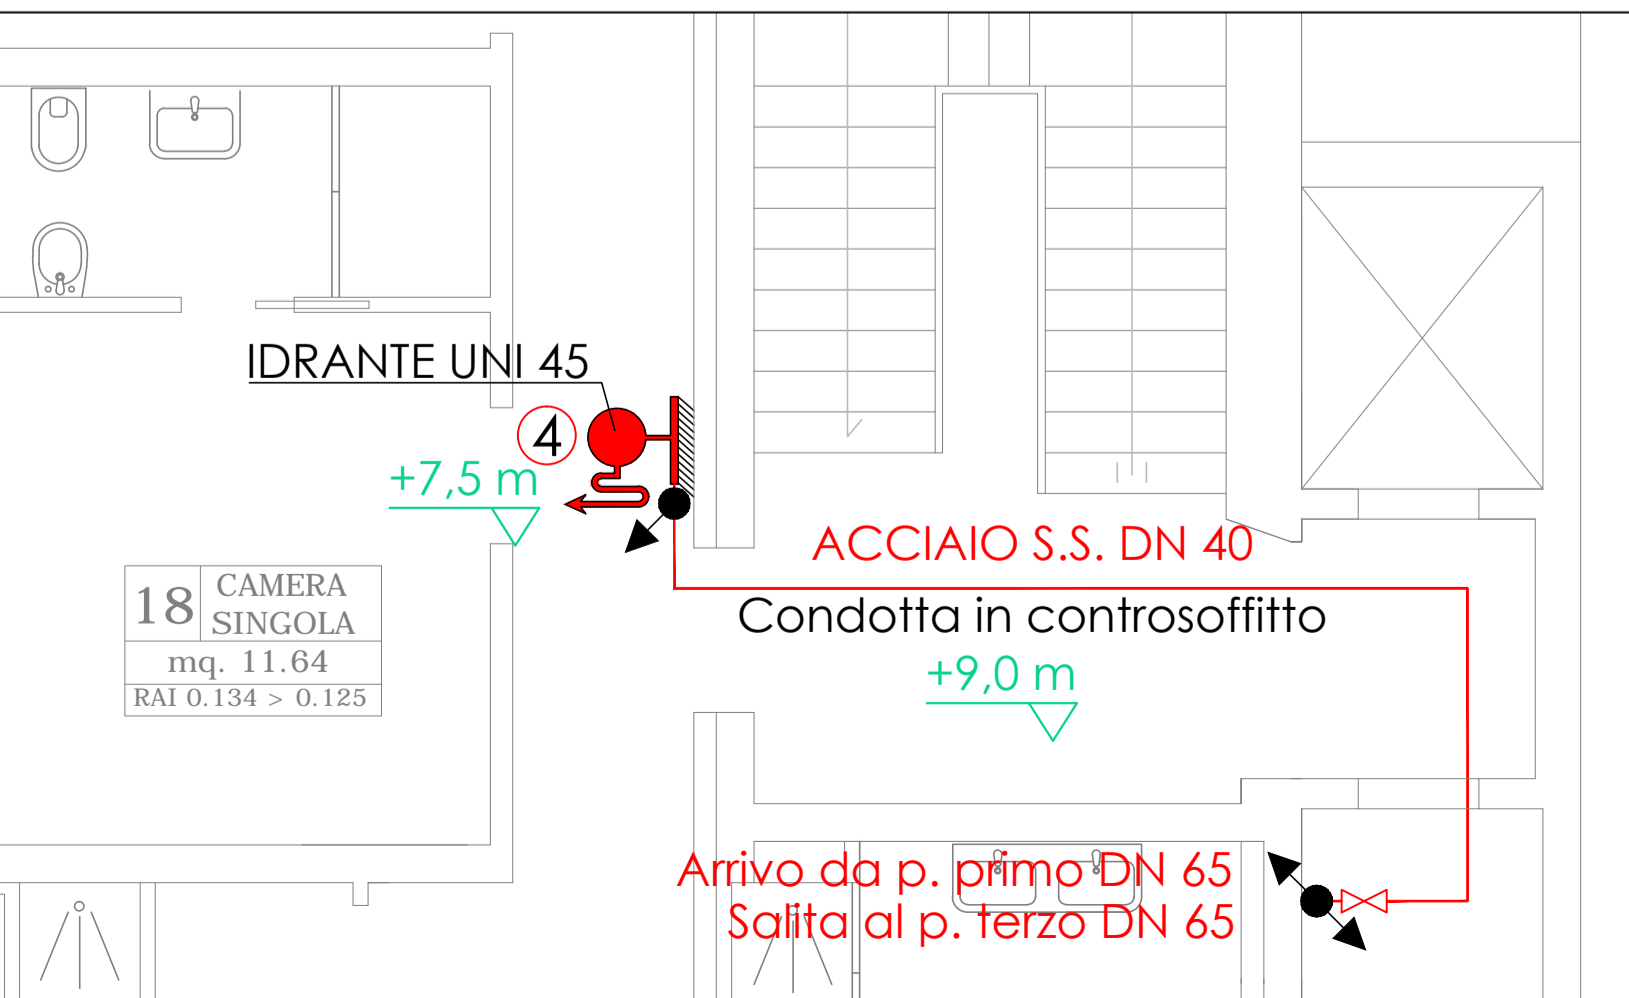

## Curva caratteristica portata - prevalenza

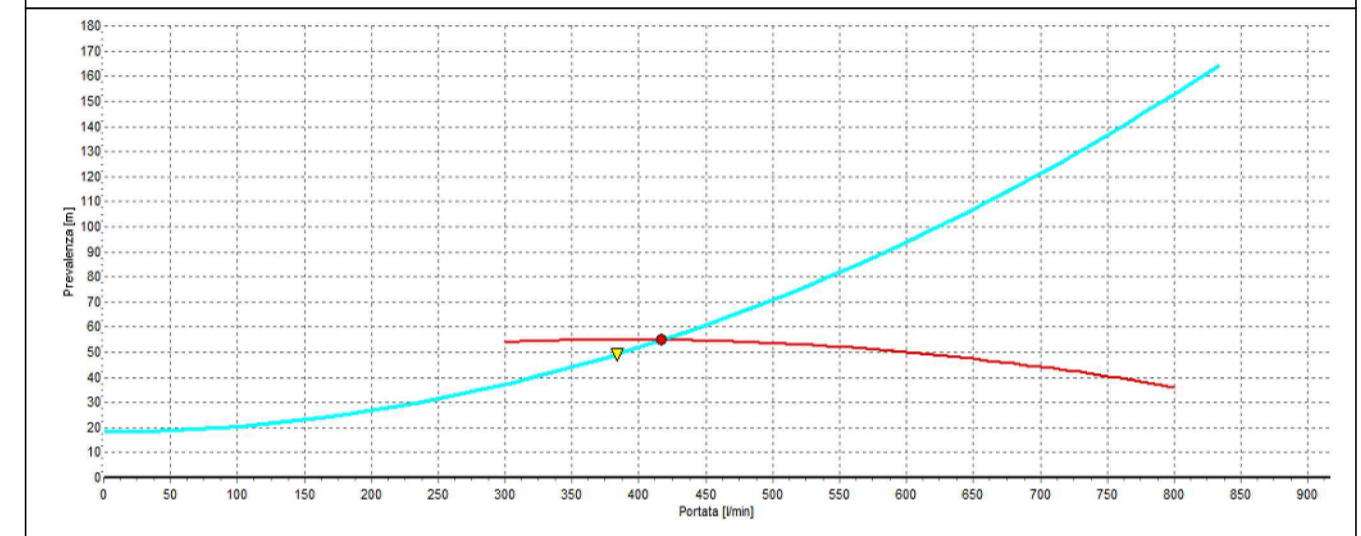

**DeCa**  
 10 PROGETTI

VIA DELLE TERME VICOLO A. N° 1  
 07026 OLBIA (OT) - TEL. 0789200074  
 INFO@DECAPROGETTI.IT - WWW.DECAPROGETTI.IT

COMUNE DI \_\_\_\_\_  
 Provincia di Olbia Tempio

PRATICA DI PREVENZIONE INCENDI PER UN'ATTIVITA'  
 HOTEL SITO IN LOC. \_\_\_\_\_

TAVOLA N°	S.05			IMPIANTO SPEGNIMENTO MANUALE			
SCALA	DATA	REV. N.	PROGETTO TIPO	PREL.	DEF.	EV.C.	A.B.
-	*/**/*	01				<input checked="" type="checkbox"/>	
				I TECNICI			
				PER. IND. RAIMONDO CARTA			
				PER. IND. NICOLINO DEROSAS			
COMMITTENTE :				IL PRESENTE DOCUMENTO E' TUTELATO DALLA LEGGE SUI DIRITTI D'AUTORE 22-6-42 N.635 E DAL R.D. 16-6-42 N. 1636. E' PROIBITA OGNI RIPRODUZIONE TOTALE O PARZIALE SENZA L'AUTORIZZAZIONE SCRITTA DEL TECNICO.			