





PLANIMETRIA CON DISPOSIZIONE UTILIZZATORI - SCALA 1:50

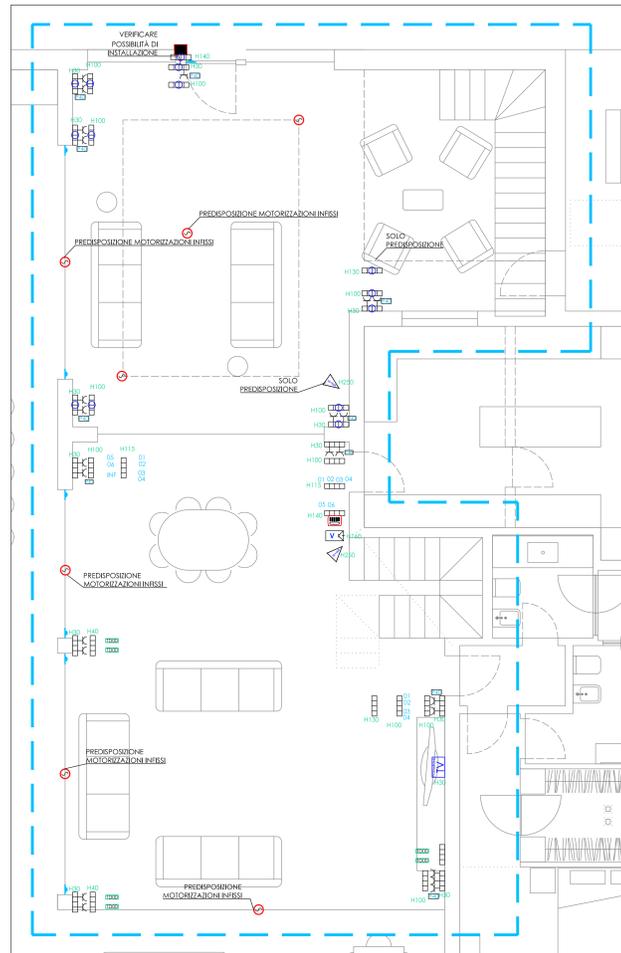


PLANIMETRIA IMPIANTO DI ILLUMINAZIONE - SCALA 1:50

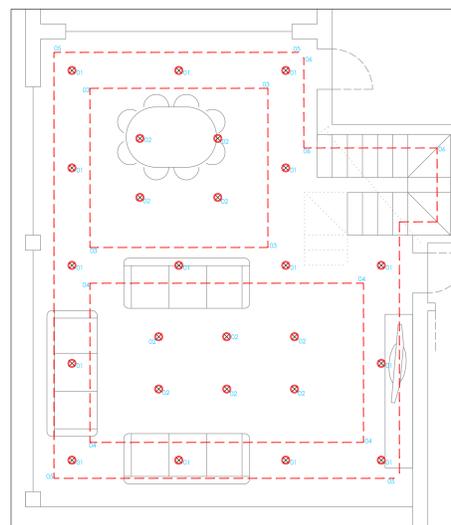


PARTICOLARE POSTAZIONE TV

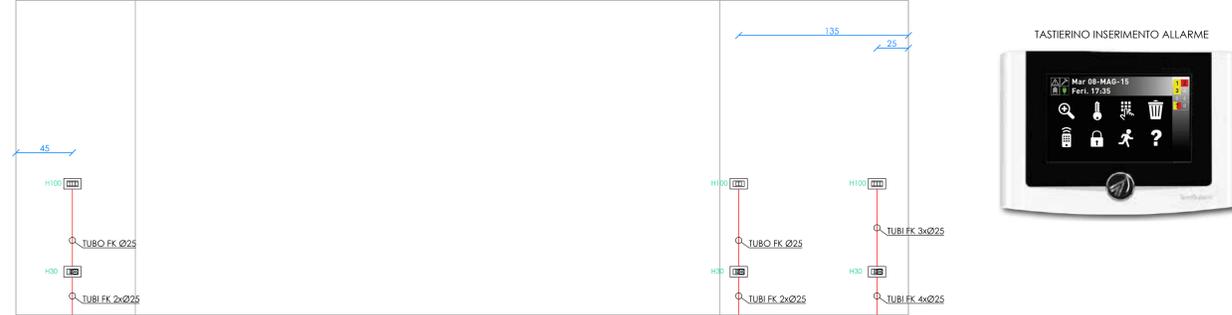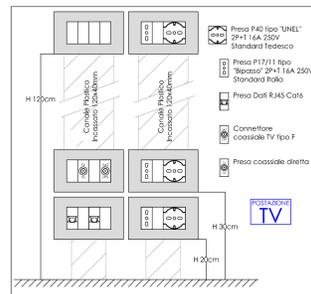


VISTA A

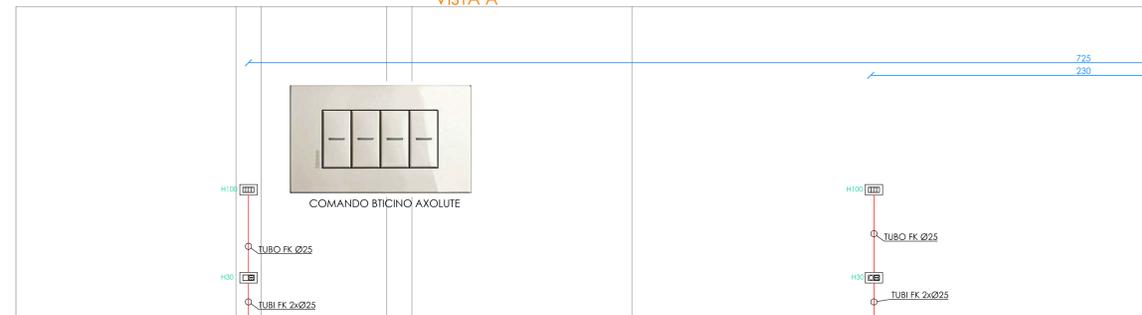


VISTA B

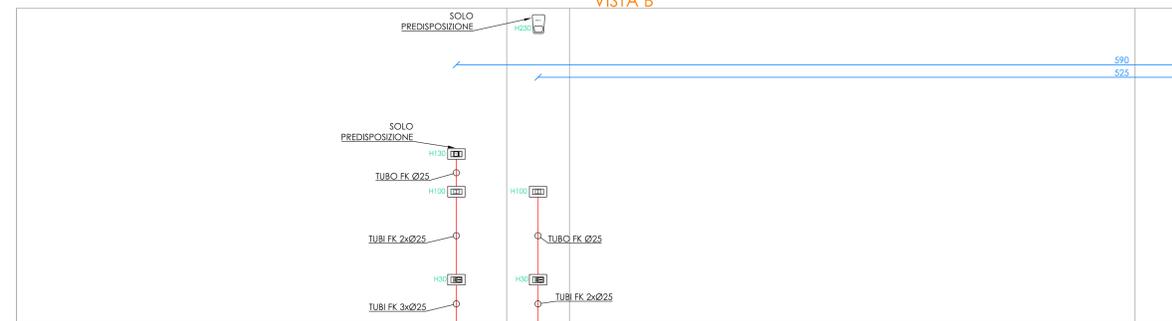

VISTA C

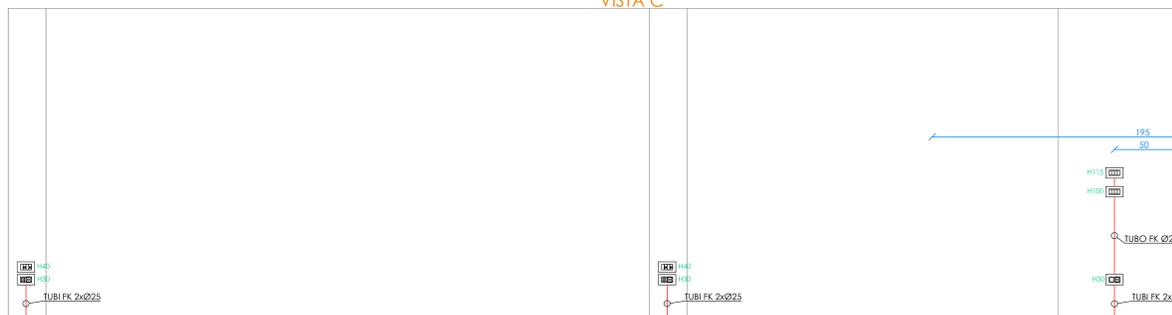

VISTA D

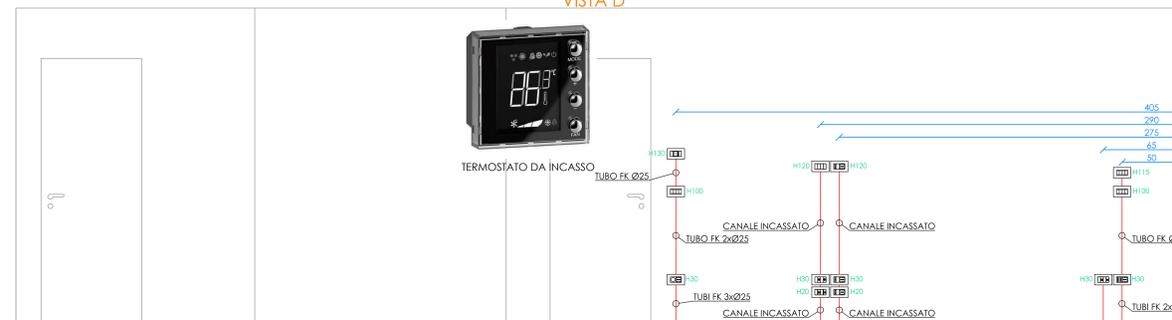


VISTA E



VISTA F

PIANTA CHIAVE VISTE PROSPETTICHE - SCALA 1:100

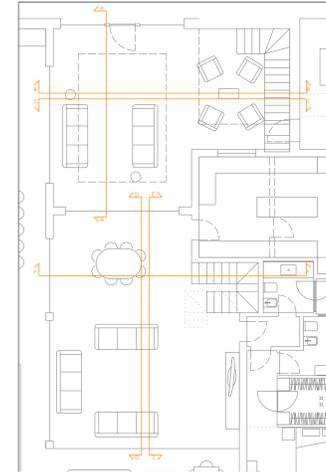

LEGENDA SIMBOLI ELETTRICI

	COMANDO MY HOME 2 MODULI
	TASTIERINO INSERIMENTO ALLARME
	PUNTO LUCE A SOFFITTO / A PARETE / PER ESTERNI
	APPARECCHIO ILLUMINANTE LED 12V / DA GIARDINO
	PUNTO LUCE GENERICO - LED SEGNAPASSO
	PRESA A SPINA 10/16A - PRESA COMANDATA
	PRESA DATI - P. DATI PoE - P. TELEFONICA - P. TV
	SCATOLA PORTAFRUITO 7-4-3-2 POSTI
	SCATOLA PORTAFRUITO 3-4-4-1/7 POSTI DA ESTERNO
	QUADRO ELETTRICO / PUNTO DI CONSEGNA
	PUNTO ALIMENTAZIONE ELETTRICA / ESTRATTORE ARIA
	ACCESS POINT PER RILANCIO SEGNALE W-LFI
	ARMADIO DI PERMUTAZIONE
	DISPENSORE DI TERRA TIPO PICCHETTO
	SENSORE DI MOVIMENTO DA FRUITO - A PARETE
	LAMPADA AUTONOMA SE DA FRUITO - A PARETE
	SCATOLA S06E - PREDISPOSIZIONE TOUCH SCREEN
	CONTATTO MAGNETICO
	SENSORE MWIR
	INSERITORE DI ALLARME
	TERMOSTATO
	VIDEO CITOFONO
	PULSANTE A TIRANTE - RINZIATORE - PULSANTE
	POSTAZIONE TV (VEDI PARTICOLARE)
	TORRETTA A PAVIMENTO IP66
	CENTRALE D'ALLARME ANTINTRUSIONE
	PRESA IEC 400V - 230V

DeCa PROGETTI

VIA DELLE TERME VICOLO A N. 1
07026 OLBIA (OT) - TEL. 079200074
INFO@DECAPROGETTI.IT - WWW.DECAPROGETTI.IT

COMUNE DI _____
Provincia di Olbia Tempio

PROGETTO DI RISTRUTTURAZIONE DI UNA CASA DI CIVILE
ABITAZIONE SITA A _____

IMPIANTO ELETTRICO

TAVOLA N° **E.02** IMPIANTO ELETTRICO SOGGIORNO

SCALA: VARIE DATA: */*/* REV. N°: 01 PROGETTO TIPO: [PREL.] [DEF.] [A.B.]

I TECNICI
PER. IND. RAIMONDO CARTA
PER. IND. NICOLINO DEROSAS

COMMITTENTE: _____

IL PRESENTE DOCUMENTO E' TUTELATO DALLA LEGGE SUI DIRITTI D'AUTORE
DALL'ART. 17 D.L. N. 30/2001 IN TUTTI I SUOI ATTI. E' PROIBITA OGNI RIPRODUZIONE
TOTALE O PARZIALE SENZA L'AUTORIZZAZIONE SCRITTA DEL TECNICO